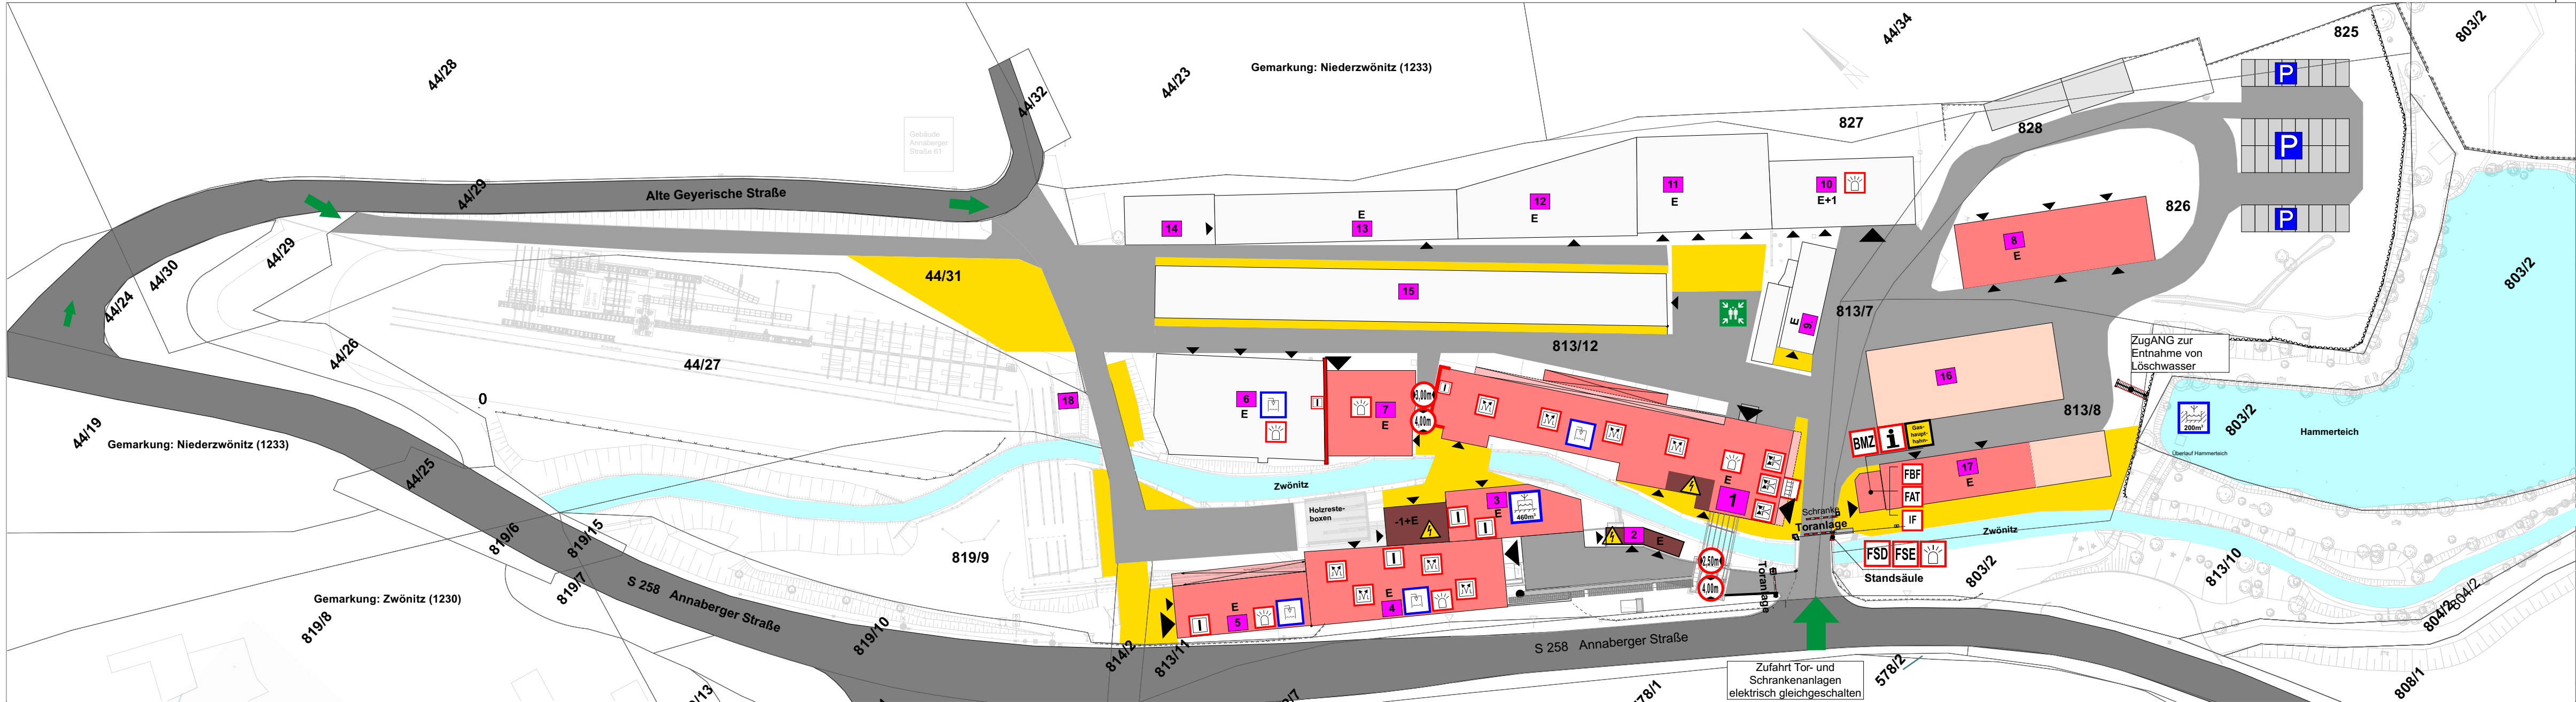


Auskunft Löschwasserversorgung

Unterflurhydrant 003	Schieberstellung	Druck (bar)	Durchfluss (l/s)	Bemerkung
	geschlossen	3,7	0	stat. Druck
	offen	1,9	20,1	min. Fließdruck
Oberflurhydrant 103	geschlossen	4,6	0	stat. Druck
	offen	0,9	22,4	min. Fließdruck
	angepasst	1,5	19,9	Fließdruck 1,5 bar

Legende Feuerwehr

- Zufahrt
- Nebenzufahrt
- Durchfahrtsbreite 2,50m
- Durchfahrtsbreite 4,00m
- Öffentliche Verkehrsfläche
- Nicht öffentliche befahrbare Fläche
- Nicht befahrbare Fläche
- Gebäude Bestand
- Gebäude Neu- u. Umbau / geplante Erweiterung
- Besondere Gefahren/Flächen
- Sammelstelle
- Parkplatz Angestellte

Übersicht Nummerierung am Gebäude

- 1 Sortierwerk
- 2 Niederspannungshauptverteilung
- 3 Löschwassergebäude (Sprinkleranlage)
- 4 Sägewerk
- 5 Schwachholzhalle
- 6 Montagehalle
- 7 Heizzentrale
- 8 Holzlager
- 9 Holzwerkstatt
- 10 Büro
- 11 Metallwerkstatt
- 12 Lager
- 13 Werkstatt
- 14 Lager
- 15 Lagerhalle
- 16 Kragarmregal
- 17 Trockenkammer
- 18 Restholz-/Hackschnitzelbunker

Legende Feuerwehr (Fortsetzung)

- FBF Feuerwehr-Bedienfeld
- FAT Feuerwehr-Anzeigetableau
- IF Information (Laufkarten BMA hinterlegt)
- BMZ Brandmeldezentrale
- FSD Feuerwehr-Schlüsseldepot
- FSE Freischallelement
- Blitzleuchte
- Sprinklersystem
- Löschwasserzisterne im Gebäude
- RWA Abluft, mittels CO2-Patronen
- Brandwand
- Gas-haupt-hahn

Planinhalt | Plannummer

Übersichtsplan

USF.AL.G.BS.001.00

Projekt

Änderung

Name	Datum	Index

Projekt | Bauplatz

Umbau Sägewerk Faulhaber

Holzhandel Faulhaber GmbH

Annaberger Str. 63
08297 Zwönitz

BAUPLANER | NETZWERK

Planformat

DIN A1/A4

+0,00 m = 531,75 mNHN

Stufe

Feuerwehrplan nach DIN 14095

Übersichtsplan

Bauherr

Holzhandel Faulhaber GmbH

Jörg Faulhaber

T: 037754717831

info@holzhandel-faulhaber.de

Datum

31.05.2024

Maßstab

1:750, 1:600

Unterschrift

Planer

GH PROJEKT AG

GH Projekt AG

Schandauer Str. 41

01824 Königstein

T: +49 (35021) 5909-0 | F: +49 (35021) 5909-19

mail@gh-projekt.de | www.gh-projekt.de

Bearbeiter GH

Sven Schumann

Entwurfsverf.

Dipl.-Ing. (FH) Jeannette Richter

Projektleiter

Dipl. -Ing. (FH) Jürgen Richter

Unterschrift

Fachplaner

Projektleiter FP

Unterschrift

Planinhalt | Plannummer

Übersichtsplan

USF.AL.G.BS.001.00